
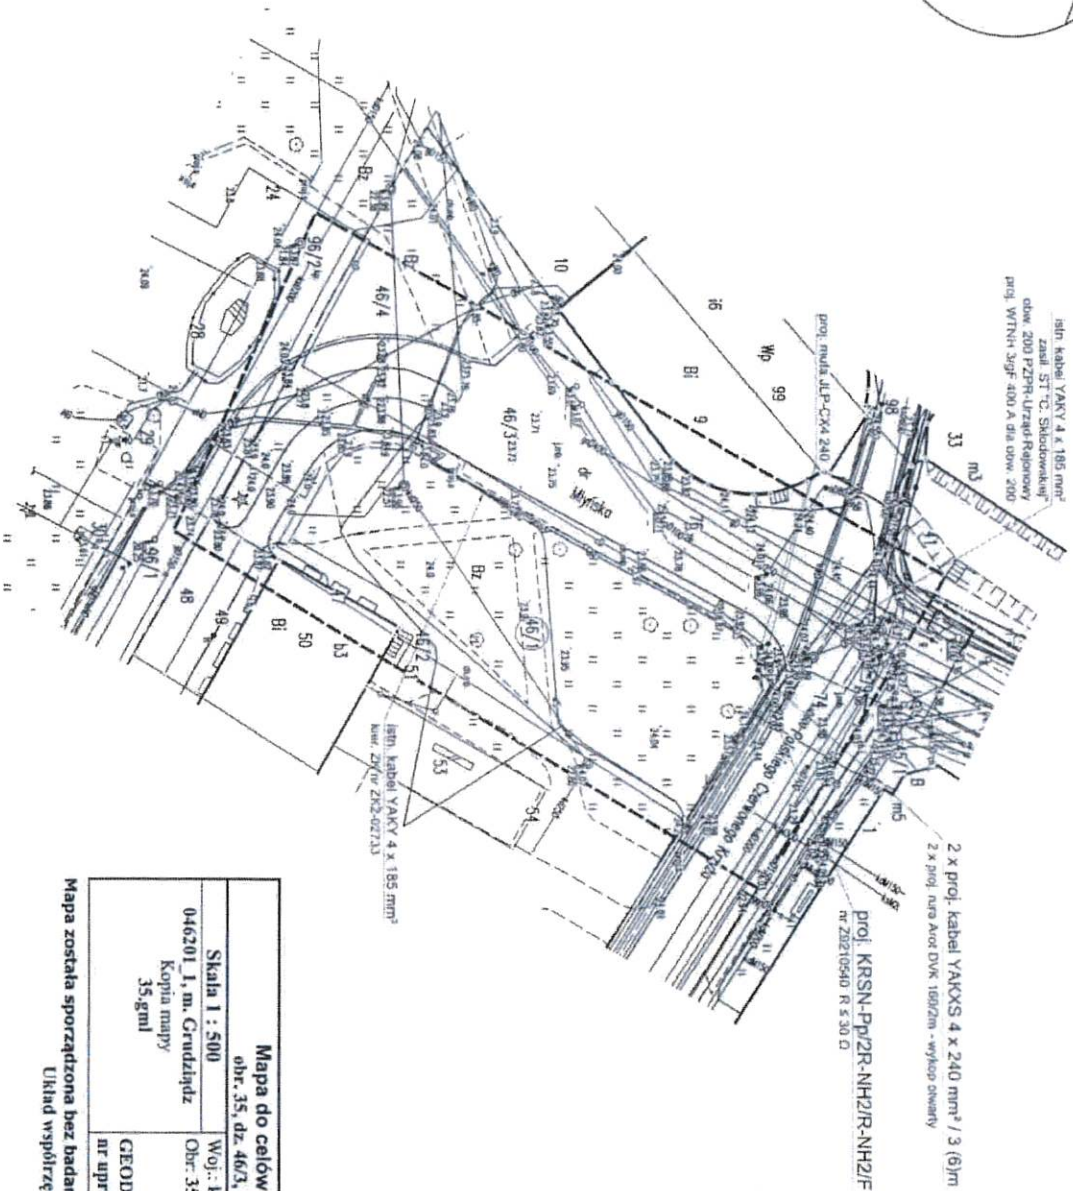


Załącznik do
uchwały Nr 47/2477/23
Zarządu Województwa Kujawsko-Pomorskiego
z dnia 22 listopada 2023 r.

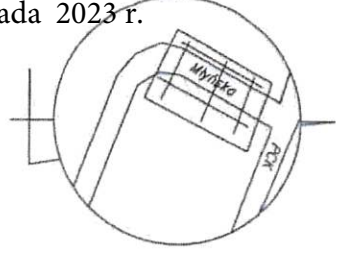

infr. kabel YAKY 4 x 185 mm²
zasil. ST "C. Szkodowski"
okw. 200 PZPR-Urząd Rejonowy
proj. WTNH-Sigf. 400 A dla okw. 200

2 x proj. kabel YAKXS 4 x 240 mm² / 3 (6) m
2 x proj. rura Acor DVK 160/2m - wykład ominiwy

proj. KRSN-PpZP-R-NH2P-R-NH2/F
nr 20210540 R z 30 D

infr. kabel YAKY 4 x 185 mm²
kier. 2P/w 2P-027733

Mapa do celów projektowych obr. 35, dz. 46/3, 76, ul. Miłyńska		IF: Jarmowicz
Skala 1 : 500	Woj.: kujawsko-pomorskie - 04	FUH ewiGEO, Kamil Mójek
046201_1, m. Grudziądz	Obr: 35 - 046201_1.0035	Mila 10, 86-302 Młoke
Kopia mapy 35.gml		NIP 876-233-67-60
		REGON 340616539
		Ks. Rob.: 306/2023
		GN-1.6640.1.908.2023
		Grudziądz, dn. 28.09.2023r.

Mapa została sporządzona bez badania obciążen gruntowych w KW. - - - - - ZAKRES OPRACOWANIA
Układ współpracujących plaskich 2000 szerła 6, Układ wysokościowy PL-EVRE2007-NH

Powierdzam zgodność mapy z oryginałem mapy do celów projektowych.

Oświadczam, że niniejszy dokument został opracowany w wyroku prac geodezyjnych i kartograficznych, których rezultaty zawiera opisek techniczny zweryfikowany pozytywnie. Jednocześnie informuję, że jestem świadomy odpowiedzialności karnej za złożenie fałszywego oświadczenia.		
Identyfikator zgłoszenia prac geodezyjnych	GN-1.6640.1.908.2023	
Organ służby geodezyjnej, który otrzymał zgłoszenie	Prezydent Grudziądz	
Wykonawca prac geodezyjnych	FUH „ewiGEO”, Kamil Mójek	
Nr oraz data sporządzenia dokumentu zawierającego powyższą weryfikację	Protokół weryfikacji nr 1 z dnia 26.09.2023r.	
Imię i nazwisko oraz nr uprawnień kierownika prac	Bohdan Zieliński Nr uprawnień 11375 zakres I, 2	

Dokument podpisany przez
Bohdan Andrzej Zieliński
Data: 2023.09.26 19:00:55
CEST

Opisany powyżej rysunek:
Kujawsko-Pomorskie Centrum
Edukacji i Innowacji w Toruniu
ul. Szosa Bydgoska 52, 87-100 Toruń
REGON 526048784 NIP 9562386386
DIREKTOR
Małgorzata Sadowska-Rodziewicz

ELEKTRO PRO-BUD	INWESTOR:	ENERGA-OPEATOR SA	Typ rys.: Projekt zagospodarowania terenu	DATA: 10.2023r.
	Oddział w Toruniu ul. Gen. Bema 128 87-100 Toruń			
Marszałk Kuzdziałowski	PROJEKTANT:	Grubowicz 17 86-300 Grudziądz tel. 695-695-785	Funkcja: Projektant	SKALA RYS: 1:500
	Budowa przyłącza energetycznego dla zasilania stacji budowlanej na dz. 48/1 w Grudziądz ul. Miłyńska.			
			Imię i nazwisko: mgr inż. Marcin Kuzdziałowski	NR RYS: E-01
			KIEROWNIK PRAC: mgr inż. Marcin Kuzdziałowski	